


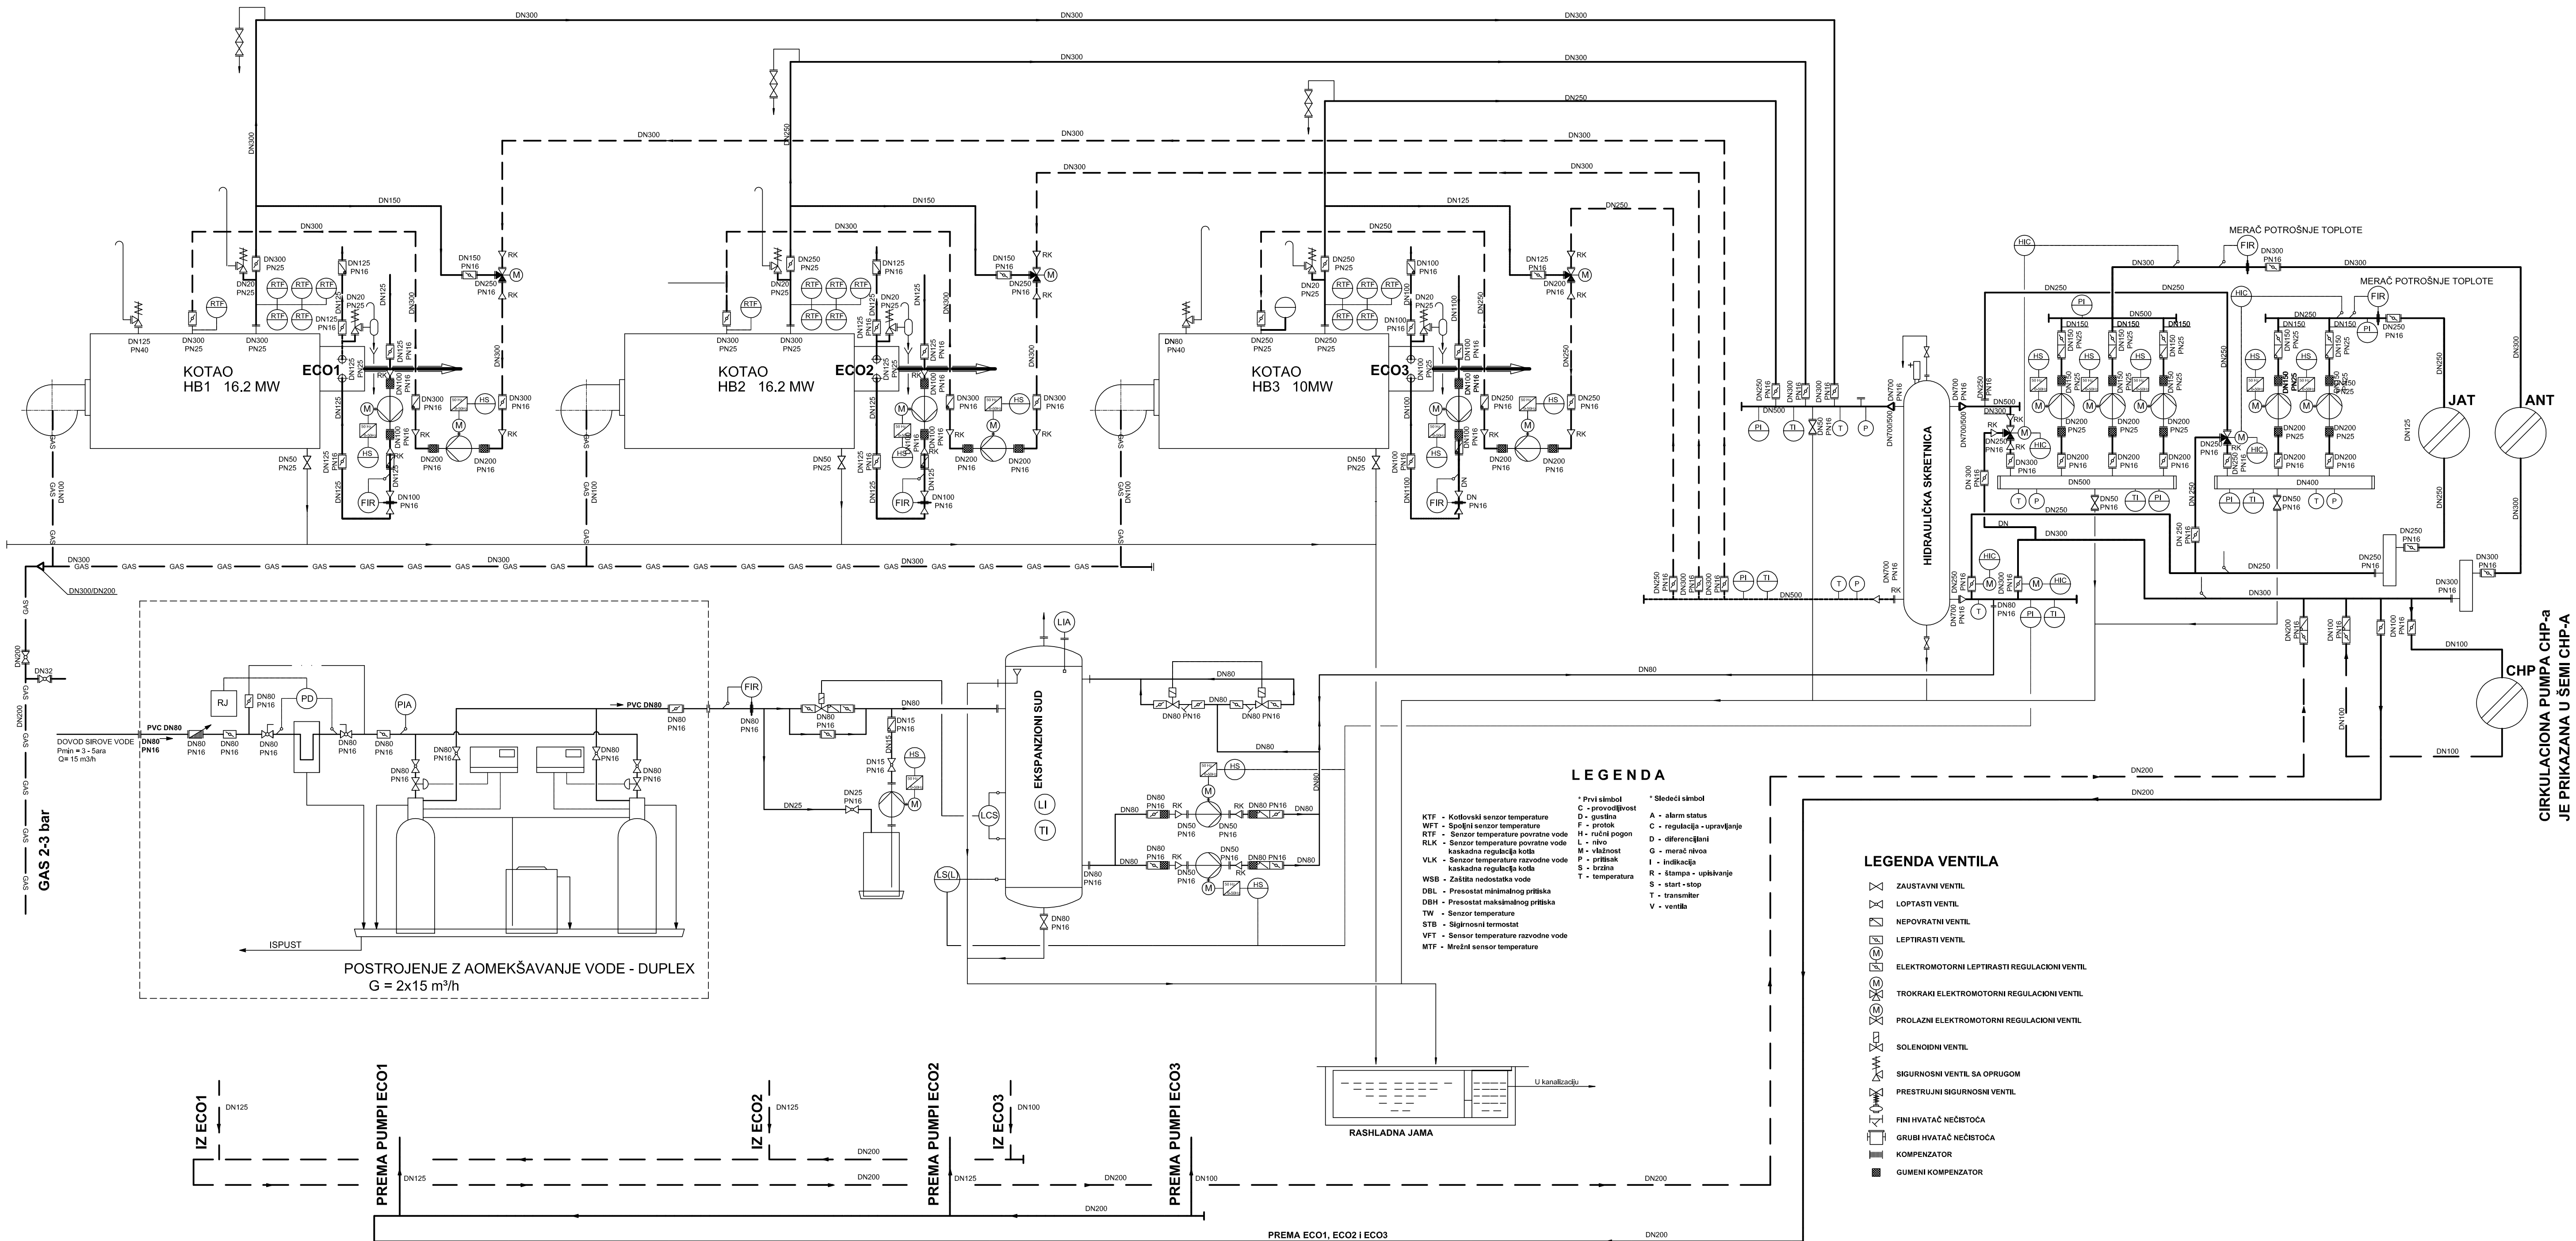

- LEGENDA**
- KTF - Kodovski senzor temperature
WTF - Senzor temperature povratne vode
RTP - Senzor temperature razvodne vode
RLK - Senzor temperature razvodne vode
VLK - Senzor temperature razvodne vode
WSB - Zaštita nedostatka vode
DBL - Presostat niskotlačnog pritiska
DBH - Presostat niskotlačnog pritiska
TW - Senzor temperature
STB - Sigurnosni termost
VFT - Senzor temperature razvodne vode
MTF - Mrežni senzor temperature
- * Prvi simbol
D - gvozd
F - protok
H - nivo
L - nivo
M - nivo
P - pritisak
S - stop
T - temperatura
- * Sledeći simbol
A - alarm status
C - regulacija - upravljanje
D - diferencijalni
G - meraci drena
I - indikacija
R - štampa - upisivanje
S - start - stop
T - transducer
V - ventila

LEGENDA VENTILA

- ZAIUSTAVNI VENTIL
LOPSTASTI VENTIL
NEPOVRATNI VENTIL
LEPSTASTI VENTIL
ELEKTROMOTRNI LEPTASTI REGULACIONI VENTIL
TROKRANI ELEKTROMOTRNI REGULACIONI VENTIL
PROLAZNI ELEKTROMOTRNI REGULACIONI VENTIL
SOLENOIDNI VENTIL
SIGURNOSNI VENTIL SA OPRUGOM
PRESTURJUNI SIGURNOSNI VENTIL
FNI HVATAČ NEČISTOĆA
GRUBI HVATAČ NEČISTOĆA
KOMPENZATOR
GUMENI KOMPENZATOR

B01	30/08/2019	DRUGO IZDANJE		
AB1	09/08/2019	PRVO IZDANJE		
Rv	Datum	OPIS IZMENE	Inicijal	Pečat
Rv	Date	EXPLANATORY NOTE REGARDING MODIFICATIONS	Initials	Signal.

**NIKOLA TESLA AIRPORT CONCESSION, BELGRADE - SERBIA
NIKOLA TESLA AERODROM KONCESIJA, BEOGRAD - SRBIJA**

REPUBLIC OF SERBIA REPRESENTED BY: PREDSTAVNIK REPUBLIKE SRBIJE:	GRANTOR / INVESTOR GRANTOR / INVESTITOR	CONCESSIONAIRE / FINANCIER KONCESIONAR / FINANSIJER

CONTRACTOR IZVOĐAČ RADOVA	CONTRACTOR IZVOĐAČ RADOVA	SUB-CONTRACTOR PODOVODJAC RADOVA

CONTRACTOR IZVOĐAČ RADOVA	CONCESSIONAIRE KONCESIONAR	TECHNICAL CONTROL TEHNIČKA KONTROLA	OTHER OSTALO
------------------------------	-------------------------------	--	-----------------

**HEATING PLANT DIAGRAM
ŠEMA KOTLARNE**

PROJECT Projekat	STAGE Faza	BOOK Knjiga	DISCIPLINE Oblast	ISSUER Izdavač	LOCATION Lokacija	LEVEL Nivo	TYPE Tip	PHASE Faza	NUMBER Broj	REVISION Revizija
ANT	IDP	6.4	THP	EPI	HEP	X	DG	P1	0002	B01

CONTRACT Ugovor	NAME AND SURNAME IME I PREZIME	SIGNATURE Potpis	PROJECT / OBJECT NADZOR OBKTA
2619-EL/18			AIRPORT NIKOLA TESLA NEW HEATING PLANT AERODROM NIKOLA TESLA NOVA KOTLARница
CHIEF DESIGNER OSNOVNI PROJEKTANT	Stevio M. d. l. m. 330 8024 04		STAGE / FAZA PROJEKTA
DESIGNER'S ASSOCIATE SARADNIK			BASIC DESIGN IDEJNI PROJEKAT
INTERNAL CONTROLLER UNUTRAŠNJA KONTROLA	Vladan Obradović, d. l. m. 330 3911 03		DESIGNER'S FORECAST
PROJECT MANAGER MUP PROJEKTA	Stojanka Pačić, d. l. o. 360 1886 10		62 - Thermal Power Design 62 - Projekat termoelektrike
DESIGN NUMBER / BROJ PROJEKTA	SCALE / MERAČKA	DATE / DATUM	DRAWING NUMBER / BROJ CRTEŽA
ZEI201918	-	VIII 2019	Idp 6/2 MST - 002